

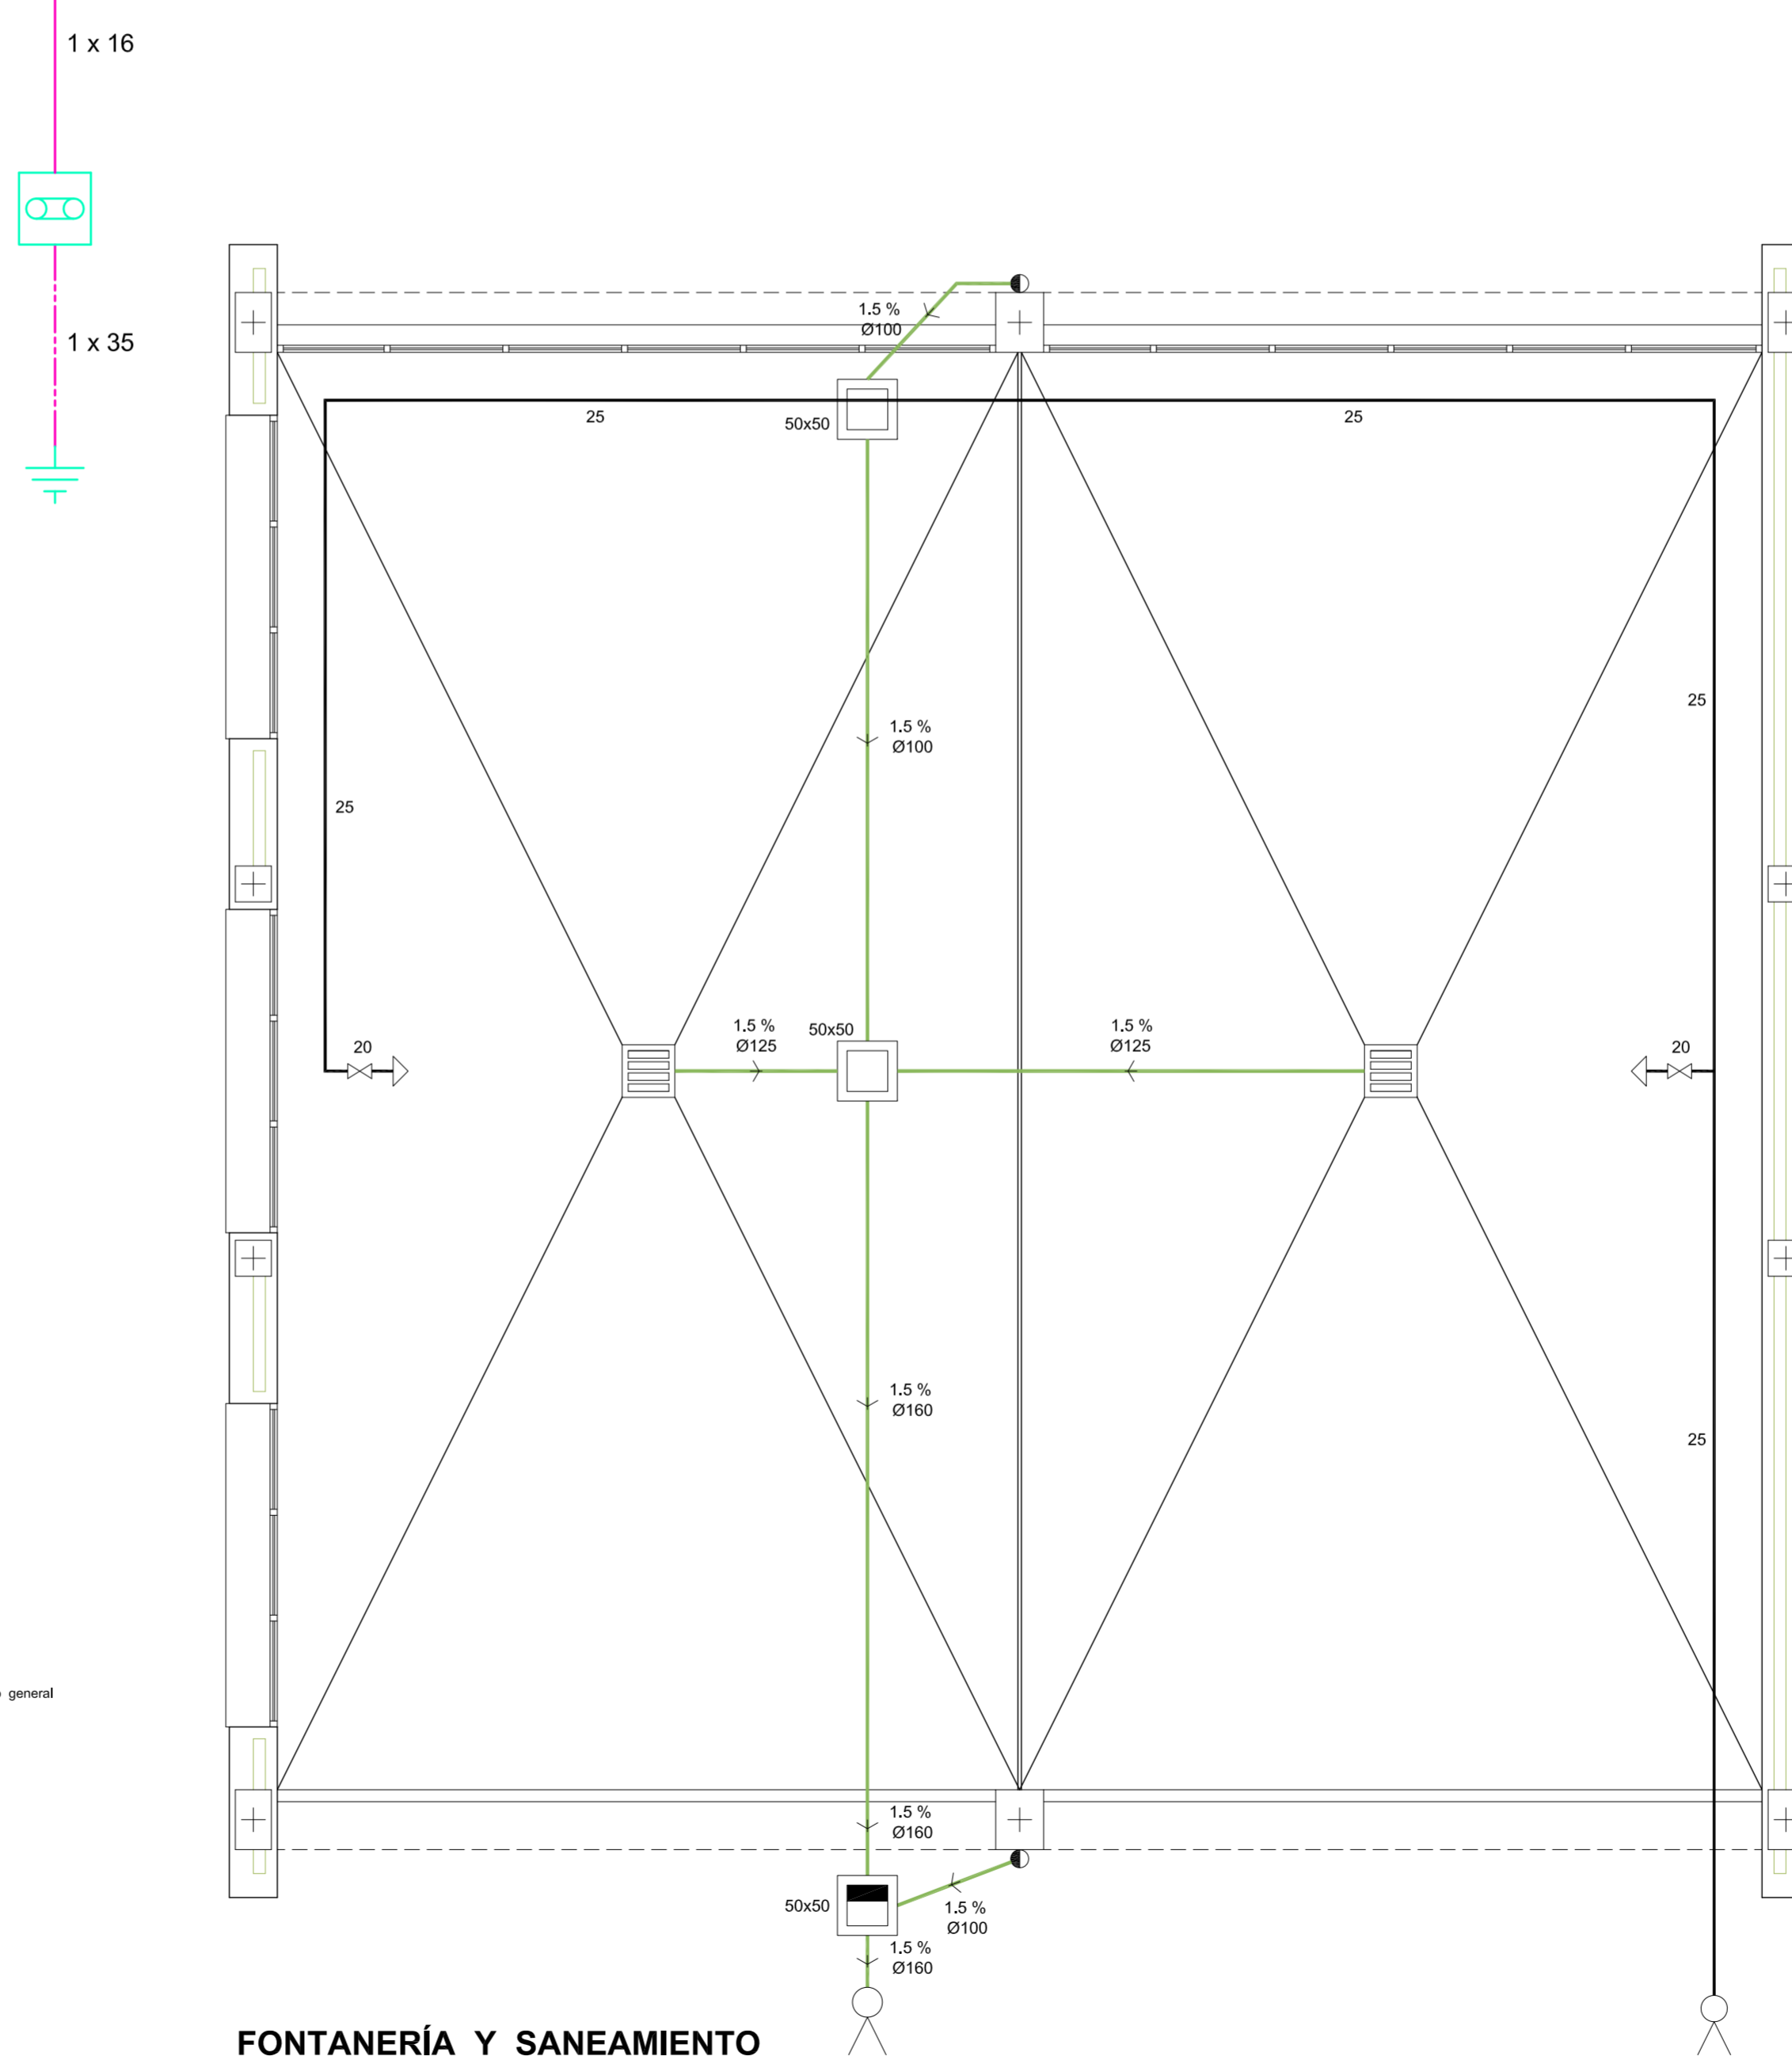
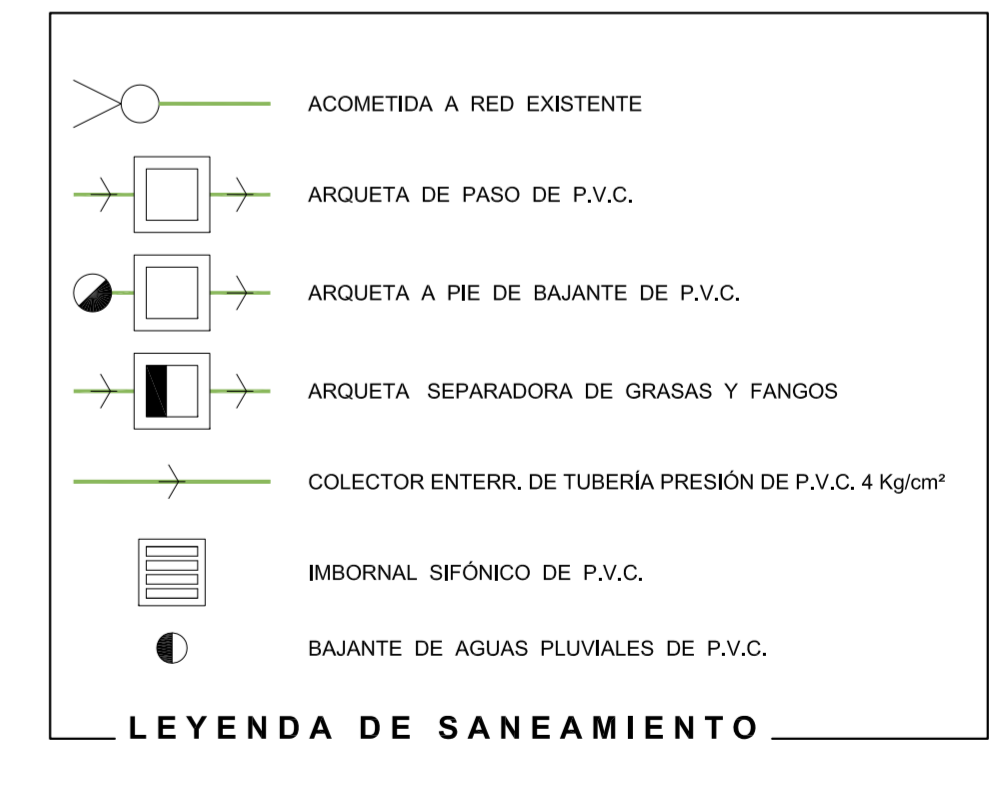
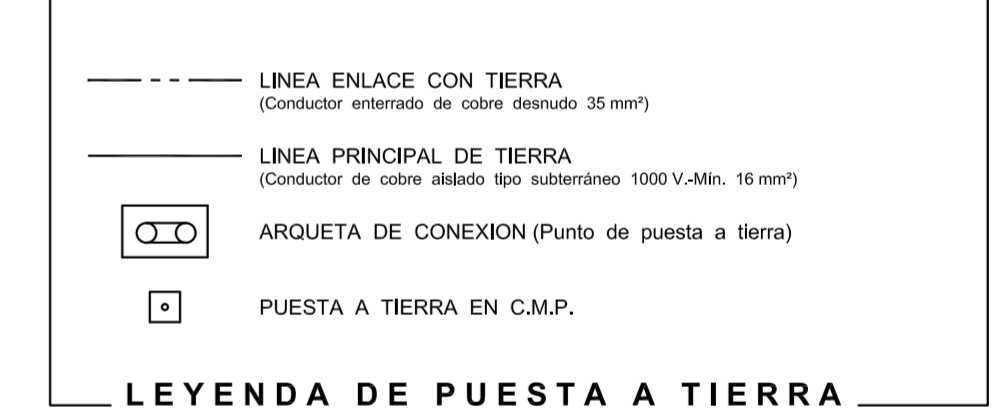
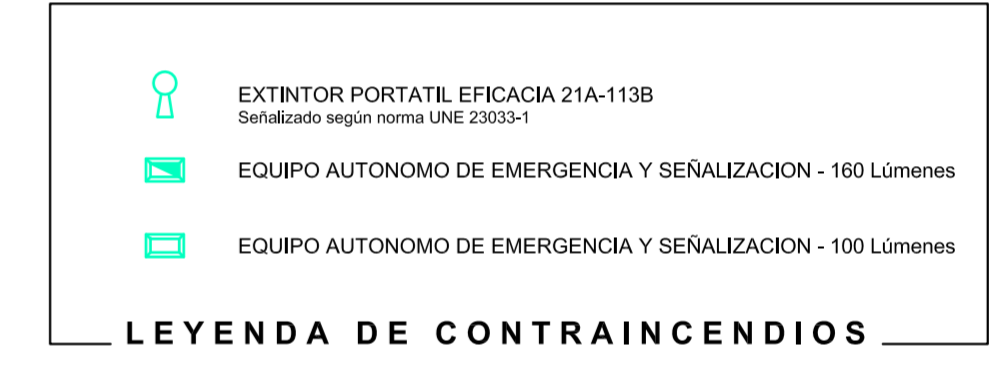


**ELECTRICIDAD Y PROTECCIÓN CONTRA INCENDIOS**

0 10 m.

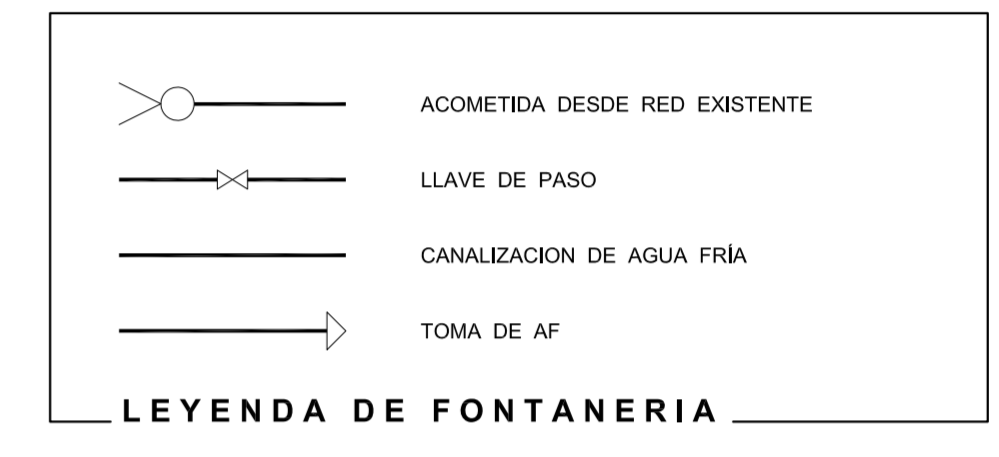

**FONTANERÍA Y SANEAMIENTO**

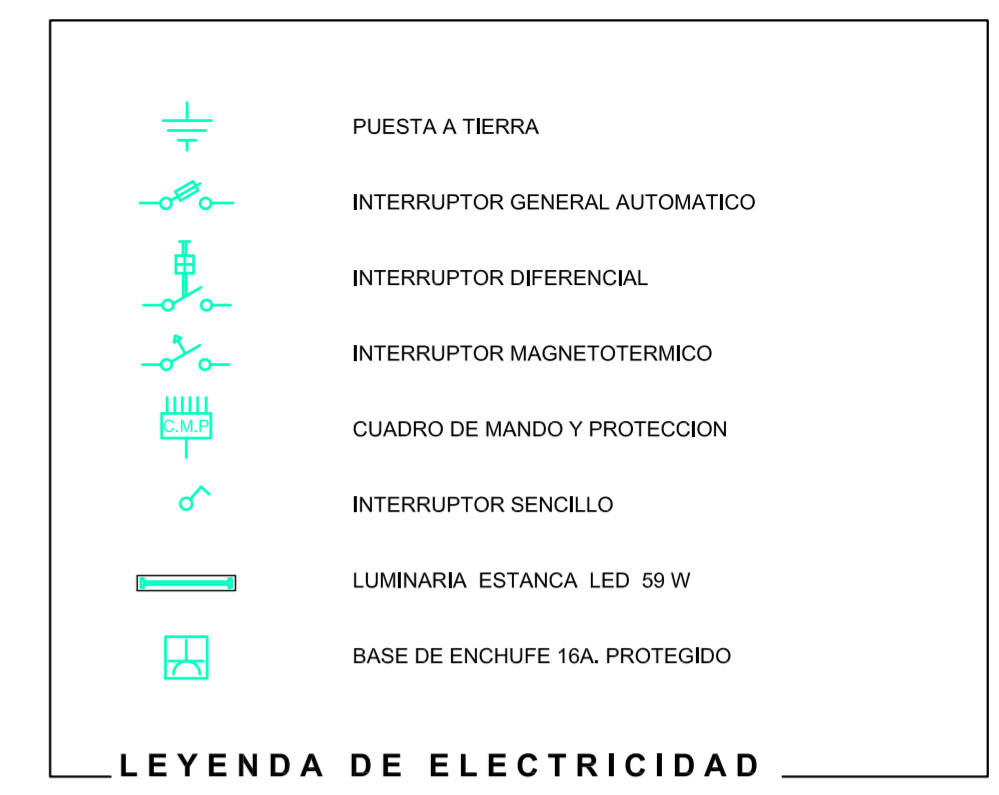

**PROYECTO BÁSICO Y DE EJEC. DE EDIFICIO DESTINADO A COCHERAS**  
 PROMOTOR: EXCMO. AYUNTAMIENTO DE ANDÚJAR SITUACIÓN: TRAVESÍA MADRID-CÁDIZ S/N. ANDÚJAR (Jaén).  
 Escala: 1 / 50 INSTALACIONES: Fontanería, Saneamiento, Electricidad y PCI. Plano Nº **06**  
 JAVIER RUBIO MÁRMOL. ARQUITECTO. AGOSTO 2017